


**LEGENDE**

- Schmutzwasser - auf RFB / in Inst.-Wand verlegt
- Schmutzwasser - Bestand
- Schmutzwasser - UKDE verlegt
- - - Schmutzwasser - fetthaltig
- - - Schmutzwasser Umlüftung/Entlüftung - UKDE verlegt DN 100, wenn nicht anders beschriftet
- - - Regenwasser

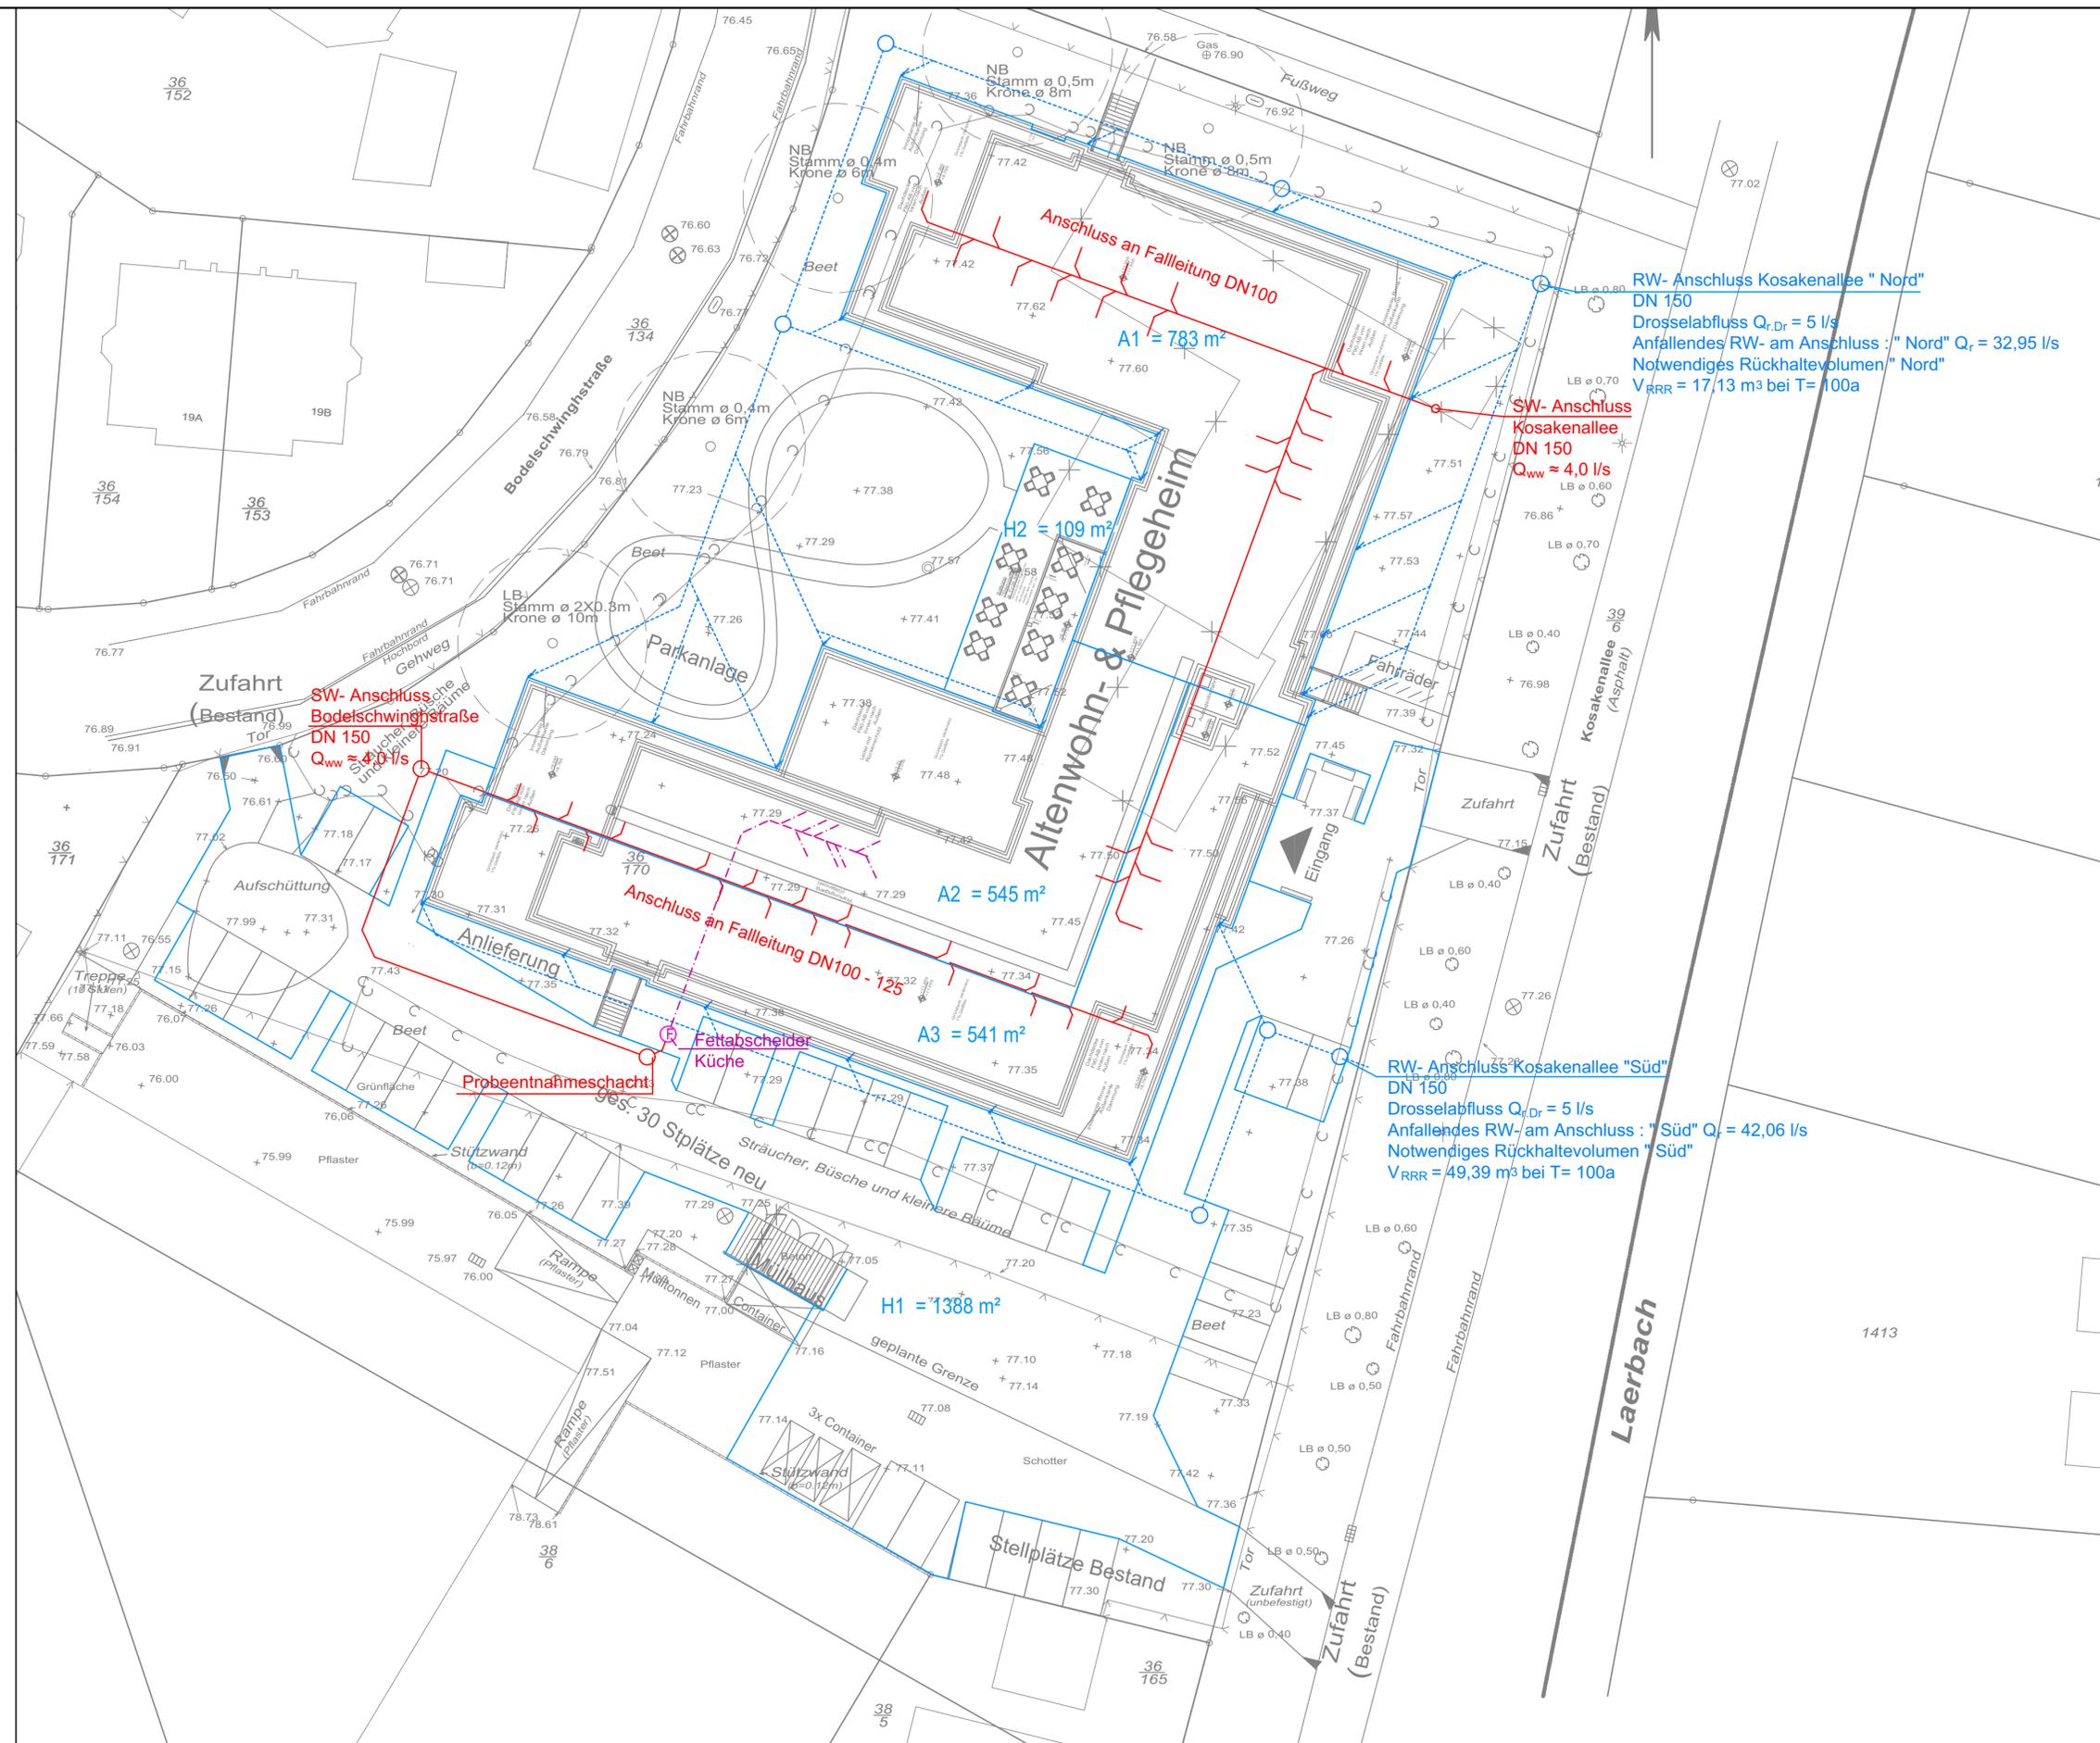

M		
L		
K		
J		
I		
H		
G		
F		
E		
D		
C		
B		
A		
Index	Datum	gez. Änderungsvermerk

PLANUNGSSTUFE <b>Konzept</b>	ART DER PLANUNG <b>Entwässerung</b>		
PLAN - NUMMER <b>19-0015.02</b>	DATUM 26.04.2019	GEZEICHNET Büchel	GEPRÜFT Wellnitz
GESCHOSS / BAUTEIL <b>Lageplan</b>	MAßSTAB 1:250	INDEX -	

BAUVORHABEN <b>Neubau "Alten- &amp; Pflegeheim Melle"</b>			
BAUORT Kosakenalle 11 49324 Melle	GEMARKUNG : -	FLUR (E) : -	FLURSTÜCKE(E) : -

GENERALUNTERNEHMER			
--------------------	--	--	--

FACHPLANER  
**INGENIEURBÜRO BLANK**  
 Goslarische Straße 17  
 31134 Hildesheim  
 Tel. 05121 - 31000 Fax. 05121 - 31009



ARCHITEKT  
**K 25 PartG mbB Architekten**  
 Brinkmann + Kalkmann  
 Kirchstrasse 25  
 31162 Bodenburg  
 Tel. 05060 - 6080000 Fax. 05060 - 6080005



BAUHERR  
**Seniorenpark Melle GmbH & Co.KG**  
 Ein Unternehmen der Lindhorst - Gruppe  
 Schmalhorn 13  
 29308 Winsen (Aller)  
 Tel. 05143 - 98100 Fax. 05143 - 981060

